


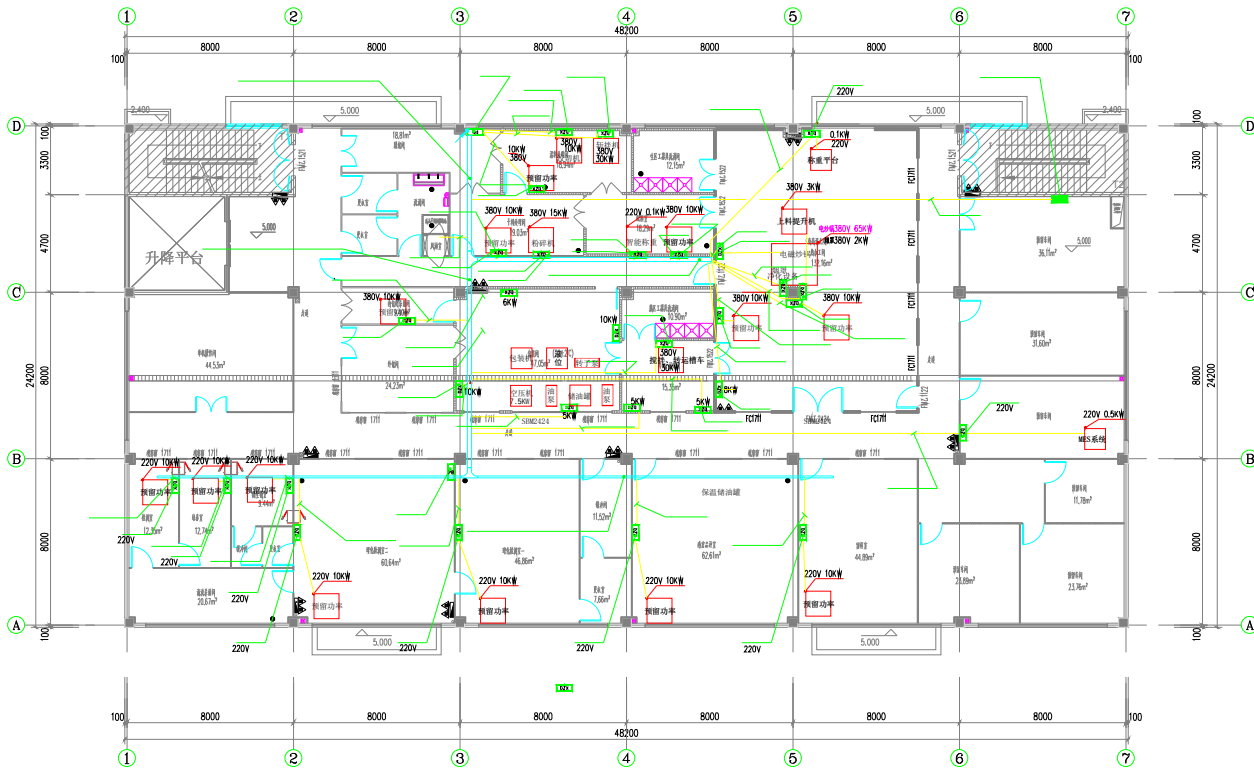

二层改造强电干线平面图 1:100

说明
Description

平面示意
Flat list

设计单位
Design Institute



四川省华盛工程设计有限公司
SICHUAN HENG WATSONPOND ENGINEERING DESIGN CO., LTD.
设计证书编号(乙级)A251031813
地址: 成都市高新区环球中心E511701
Address: 1705 Global Center E511701, Sichuan, China
电话: 028-62038167 Fax: 028-62038167
手机: 18108214725

建设单位
Client

自贡市沿滩高新技术产业园区管理委员会

项目名称
Project Name

四川轻工大学预制菜研发中试基地项目

子项名称
Sub-item Name

4#厂房

设计编号
Design No.

SJ2023-080

职务
Position

姓名
Name

签字
Signature

审核
Reviewed by

张万林

校对
Checked by

曹荣

项目负责人
Project Manager

陈述

专业负责人
Professional Responsibility

张万林

设计
Design

陈春梅

图纸名称
Drawing Name

二层改造强电干线平面图

专业
Specialty

电气

图号
Drawing No.

15

职业签字
Professional Signature

日期
Date

2024.02

制图签字
Drawing Signature

版次
Version

1.0

版次说明
Version Description

版次说明

本图须加盖出图章,否则一律无效
This drawing must be stamped with the drawing seal, otherwise it is invalid.

本图须加盖出图章,否则一律无效
This drawing must be stamped with the drawing seal, otherwise it is invalid.